


PIANTA: NUOVA Cabina MT.02


LOCALE SERVIZI ESISTENTE

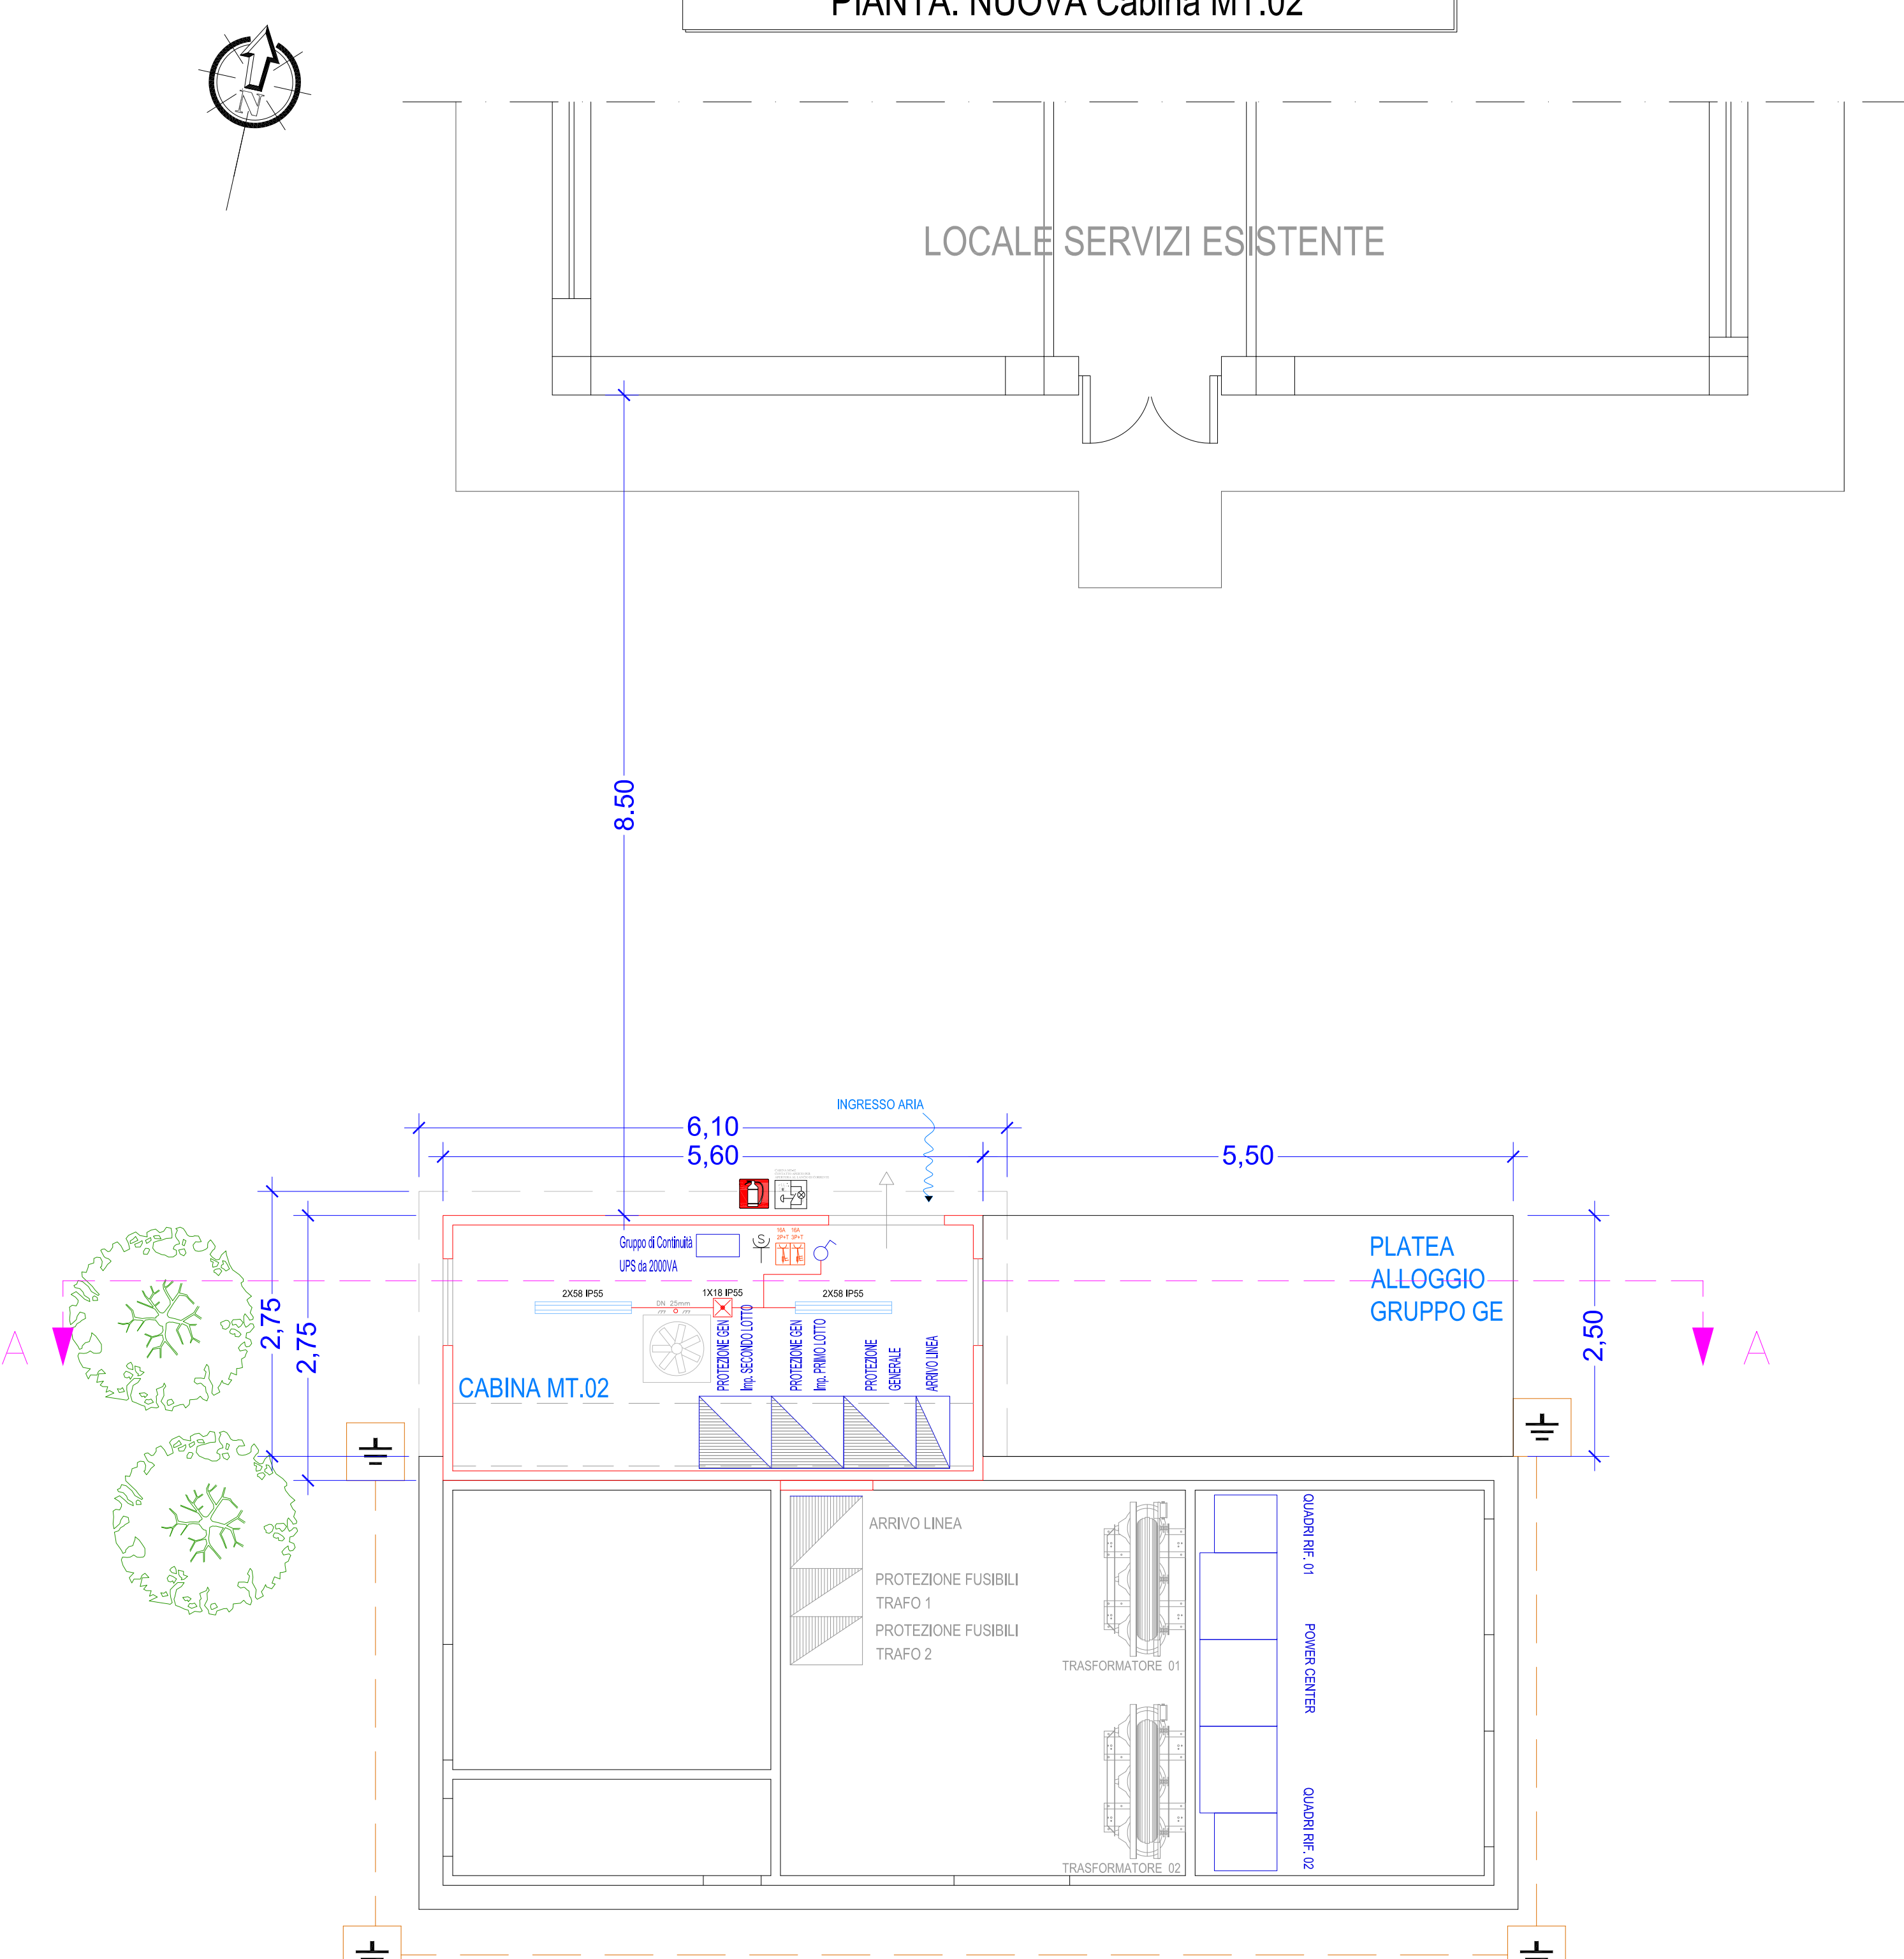


SEZIONE A-A



PIANTA: Locale QUADRI ELETTRICI (MT.03)

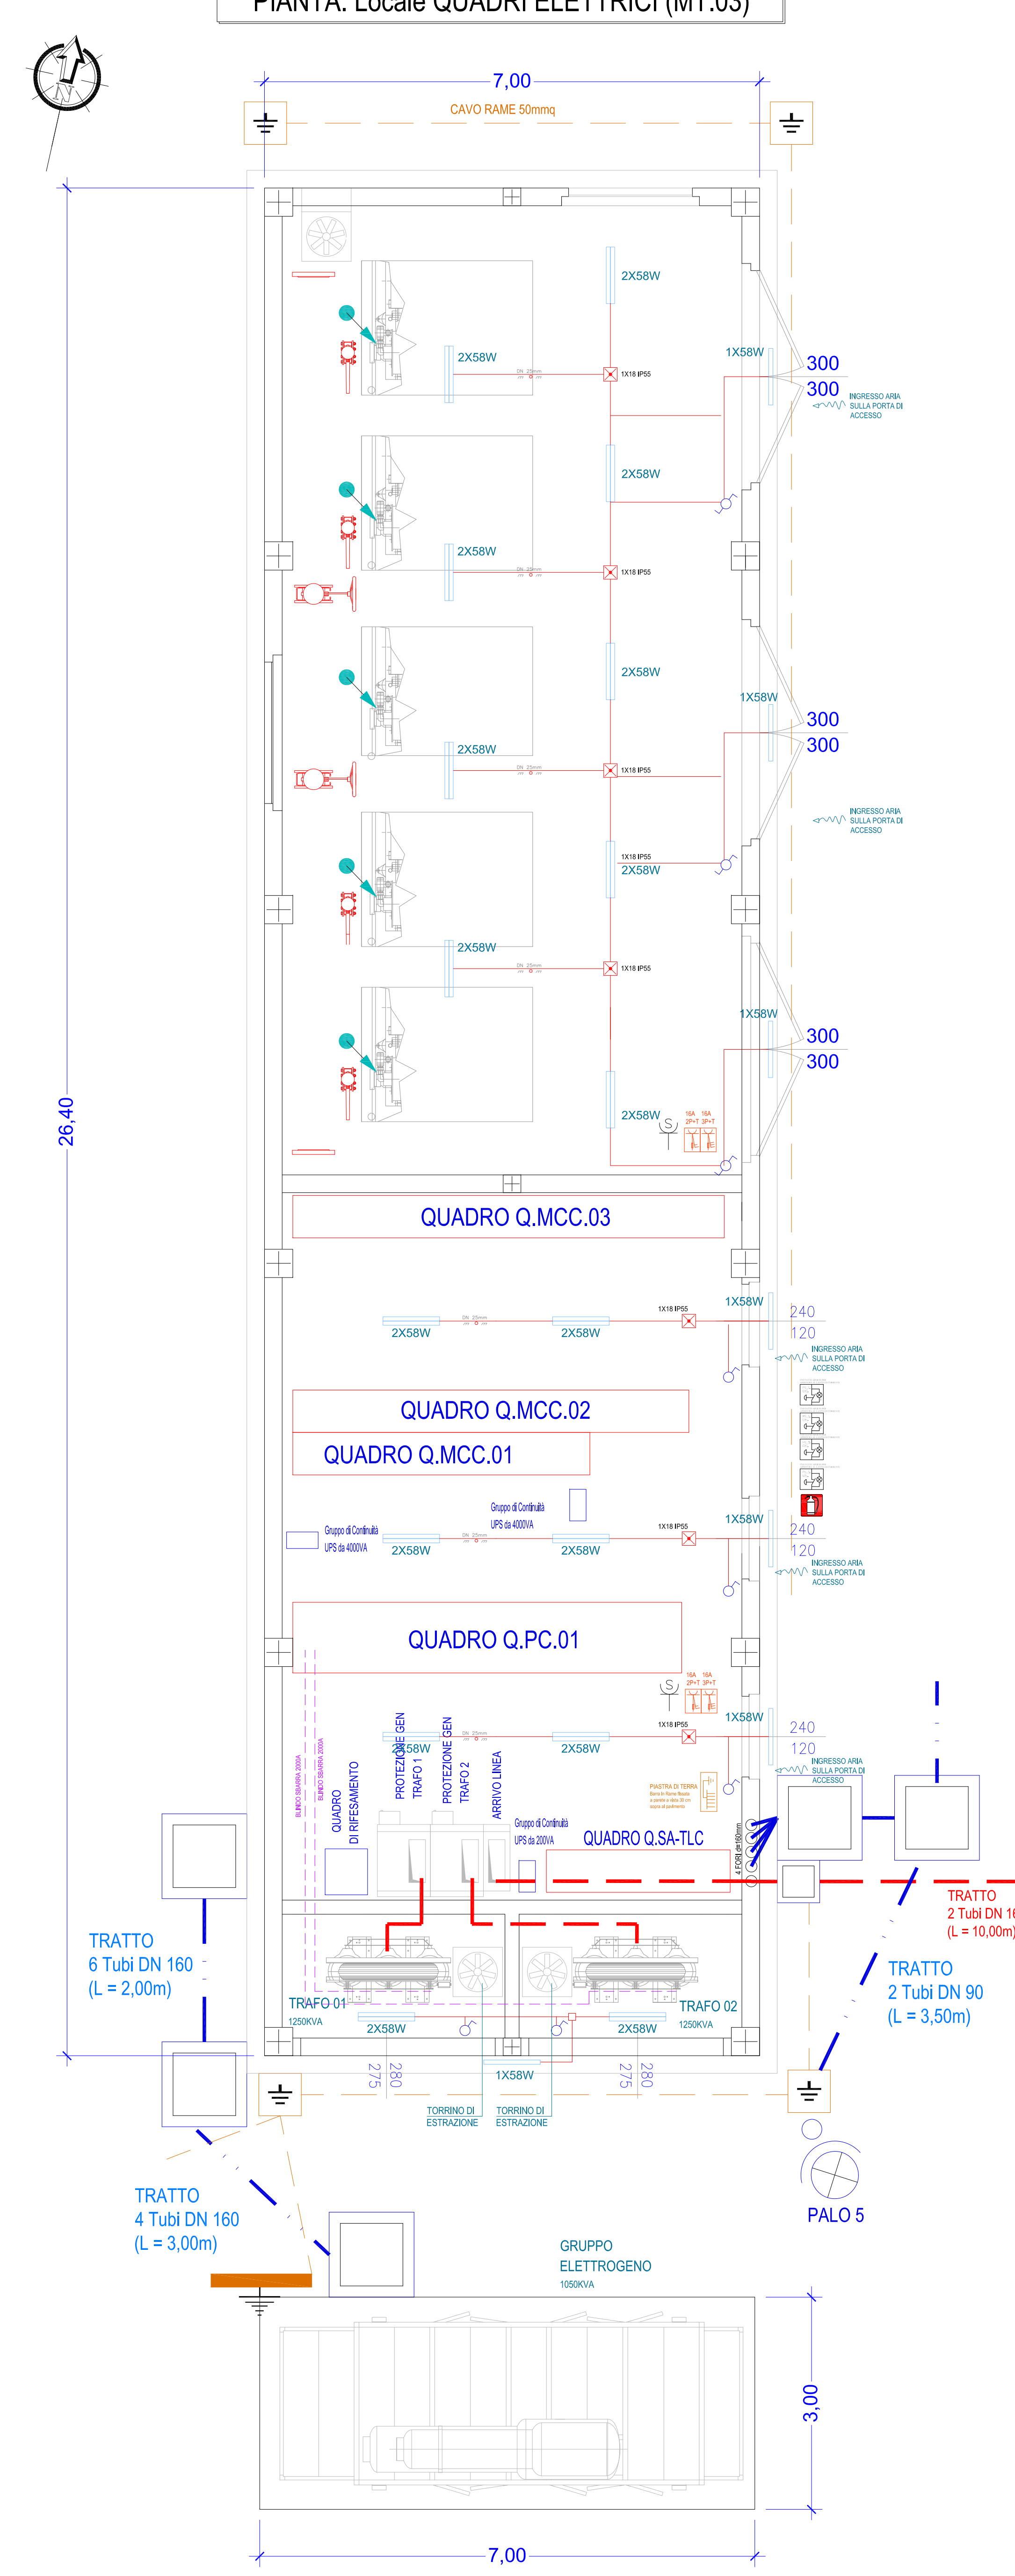

PIANTA: Locale CENTRIFUGHEed ADDENSATORI

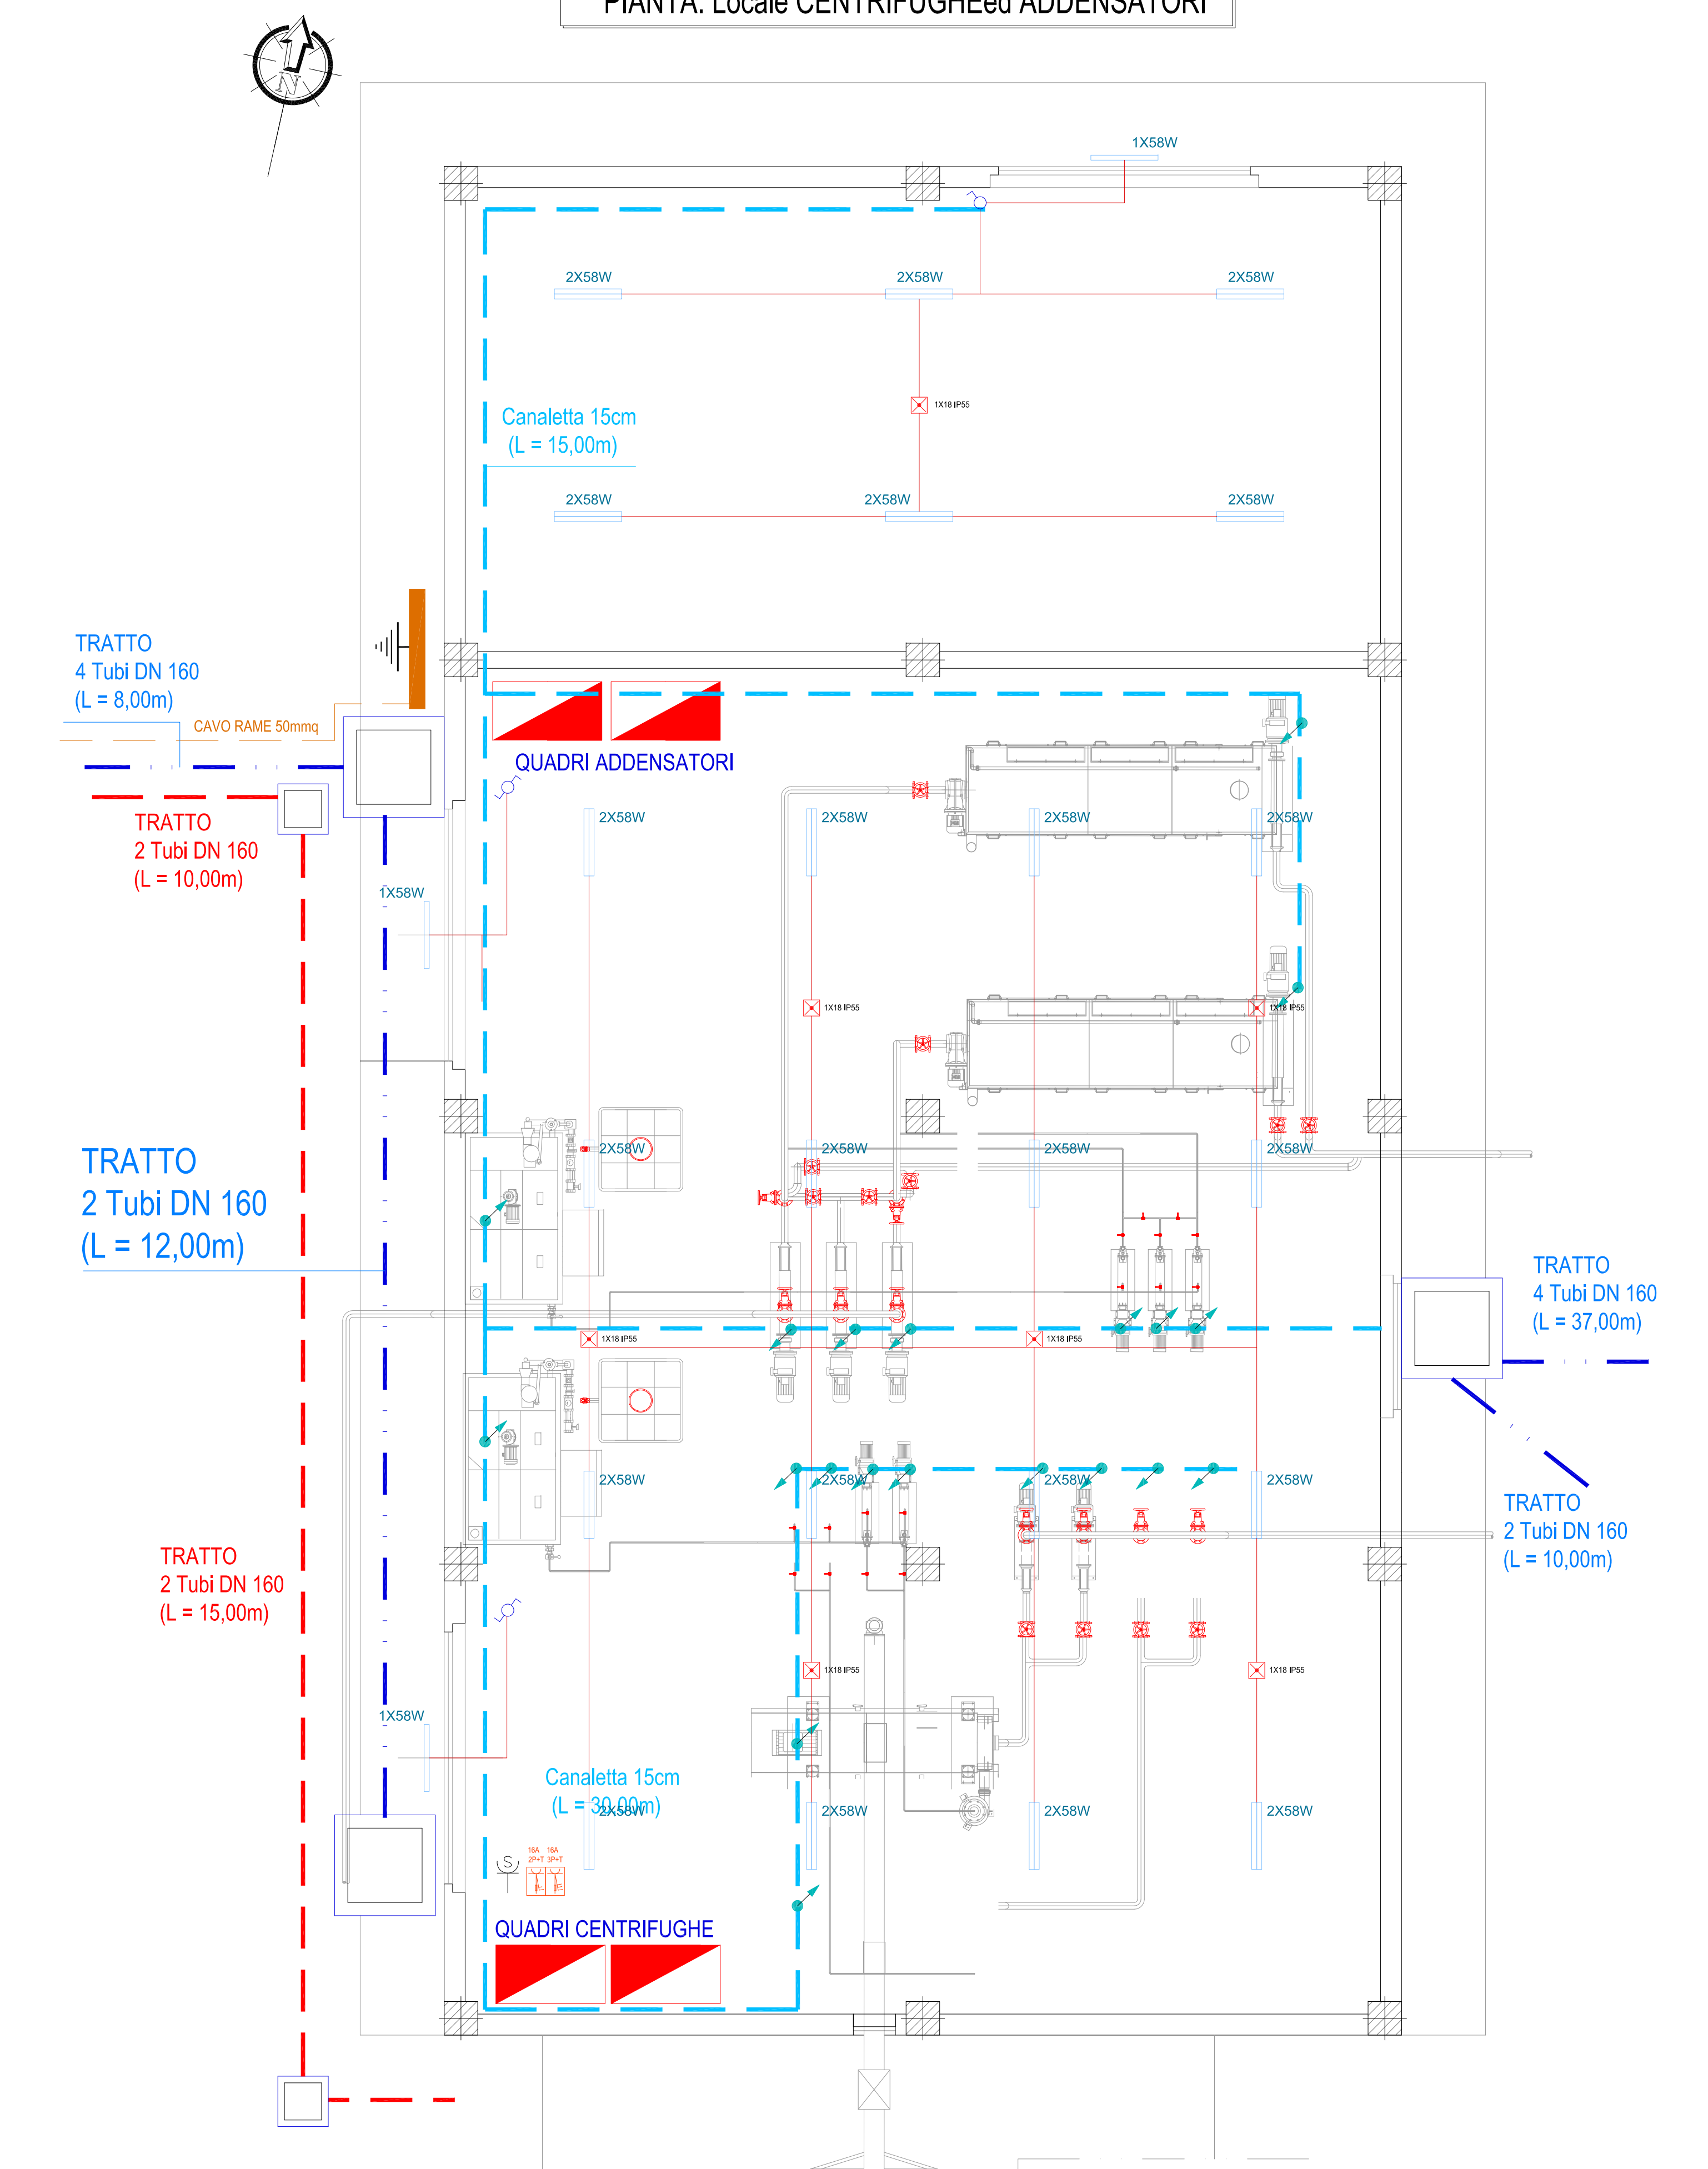

LEGENDA SIMBOLI IMPIANTO ELETTRICO

	POZZETTO 100X100 e 60X60 PER IMPIANTI ELETTRICI INTERRATI
	QUADRO ELETTRICO a/b QUADRI BORDI MACCHINA
	COLONNINA COMANDO MOTORI ELETTRICI a 3 POSIZIONI (PAU/ARM) E PULSANTE DI EMERGENZA A/RIMBANDO CON CHIAVE ESTERNA
	CASSETTA PER COLLEGAMENTO EQUIPOTENZIALE
	GRUPPO PRESE FORZA MOTRICE TRIFASE E MONOFASE
	POZZETTO PER IMPIANTO DI TERRA 50x50 CON DISPERSORE DI TERRA
	COLLETTORE DI TERRA
	DEVIAITORE UNIPOLARE
	INTERRUTTORE SEMPLICE UNIPOLARE
	CORPO ILLUMINANTE 5W (IP55 per INTERNO e ESTERNO)
	CORPO ILLUMINANTE INSTALLATO SU PALO TIPO SAP 250W
	GRUPPO AUTONOMO PER ILLUMINAZIONE DI EMERGENZA DA 18W
	CORDA DI RAME NUDA DISPERDENTE (DISPERSORE DI TERRA) DA 50 mmq
	CANALETTA METALLICA CON COPERCCHIO IN ACCIAIO ZINCATO 100, 150, 200, 300 mm
	CONDUTTURIA FLESSIBILE IN PVC PER IMPIANTI ELETTRICI INTERRATI DN160 e DN80
	TUBI di COLLEGAMENTO UTENZE Spq TAZ
	TUBAZIONE IN PVC O METALLICA A VISTA IP 55
	ESTINTORE PORTATILE a CO2
	PULSANTE di ALLARME a ROTTURA VETRO

clip CICLI INTEGRATI IMPIANTI PRIMARI
Via della Repubblica n. 24 - 63100 Ascoli Piceno
Servizio Idrico Integrato

COMUNE DI FERMO

Potenziamento fino alla potenzialità di 70.000 AE del depuratore Basso Tenna nel Comune di Fermo 1° stralcio + 2° stralcio

PROGETTO DEFINITIVO

elaborato: **TAV 5.03** scala: **1:50**

data: **Marzo 2016**

Progetto Definitivo
Piante, prospetti e sezioni degli impianti elettrici

I PROGETTISTI:
Ing. Enrico Maria Battistoni
INGENIERIA AMBIENTE S.p.A.
Via S. Maria Maddalena, 10 - 63013 Fermo (MC)
Tel. 0543/461111 - Fax 0543/461112
www.ingenieriamambiente.it

Ing. Alessandro Grilli
Via S. Maria Maddalena, 10 - 63013 Fermo (MC)
Tel. 0543/461111 - Fax 0543/461112
www.ingenieriamambiente.it

IL RESPONSABILE DEL PROCEDIMENTO TECNICO
Dot. Ing. Alessandro Tessei

COLLABORAZIONE ALLA PROGETTAZIONE:
ING. LORENZO BIANCHI
ING. ENRICO GRILLI
ING. RICCARDO TARTAGLIA
ING. GIOVANNI BELLINI

REVISIONI:
N. REV. DATA DESCRIZIONE AGGIORNAMENTO

CODICE PROGETTO: 0201 DATA: 15/04/2016
CODICE COMM. PROGETTO: 0201 DATA: 15/04/2016